

Udělují souhlas se záměrem v území k vydání územního souhlasu.

Jan Divíšek
vlastník p.p.č. 827/2

UPOZORNĚNÍ!!!

- PŘED ZAHÁJENÍM ZEMNÍCH PRACÍ JE NUTNO VYTÝČIT VŠECHNA STÁVAJÍCÍ PODZEMNÍ VEDENÍ A V PRŮBĚHU PRACÍ DBÁT, ABY NEDOŠLO K JEJICH POŠKOZENÍ
- PŘI STYKU S JINÝM, STÁVAJÍCÍM PODZEMNÍM VEDENÍM JE TŘEBA DODRŽET VZDÁLENOSTI PODLE ČSN 73 6005 A PODMÍNKY SPRÁVCŮ VEDENÍ
- ZEMNÍ PRÁCE SE PROVEDOU PODLE ČSN 73 3050

ULOŽENÍ KABELŮ DLE ČSN 33 2000-5-52 ed.2

- V PROTĚKU POD KOMUNIKACÍ 100cm POD POVRCHEM
- V ZEMI V HLOUBCE 70cm POD POVRCHEM
- VE VÝKOPU 35x80 cm
- V ZEMI V TRUBCE KOPOFLEX V HLOUBCE 100cm POD POVRCHEM
- VE VÝKOPU 50x120 cm


TŘÍDĚNÍ VNĚJŠÍCH VLVŮ DLE ČSN 33 2000-5-51 ed.3


VIZ. PROTOKOL O URČENÍ VNĚJŠÍCH VLVŮ
SOUSTAVA 3PEN AC 50Hz 400V/TN-C
OCHRANA AUTOMATICKÝM ODPOJENÍM VADNÉ ČÁSTI

LEGENDA

- - SVÍTIDLO PHILIPS BGP282 T25 DM10/727 1x42W LED NA SLOUP K-7
- NOVÉ KABELOVÉ VEDENÍ VEŘEJNÉHO OSVĚTLENÍ

CHARAKTERISTICKÉ ŘEZY

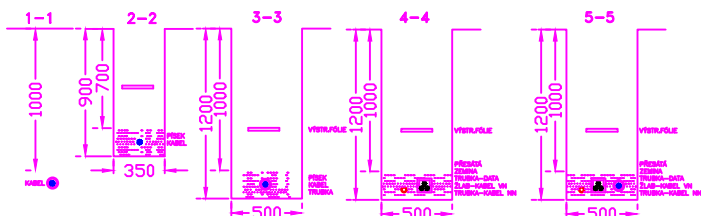

Zodp.projektant	Vypracoval	Kreslil	Vedoucí projekce	 Michal Marek projekce elektro Dukelská 345 563 01 Lanškroun mob. 608885636
MICHAL MAREK	MICHAL MAREK			
Kraj: PARDUBICKÝ		Obec: STRÁŽNÁ		
Investor: OBEC STRÁŽNÁ, STRÁŽNÁ 21, 563 01				Formát: 1x44
Akce:	VEŘEJNÉ OSVĚTLENÍ STRÁŽNÁ-SPODNÍ KONEC K.Ú. STRÁŽNÁ VEŘEJNÉ OSVĚTLENÍ			Datum: 06/22
				Účel: DUS+DPS
				Zak. číslo: 2400/22
				Archiv. číslo: 2400/22
Obsah výkresu:	SITUACE – VEŘEJNÉ OSVĚTLENÍ			Měřítko: 1:500
				Číslo výkresu: D.2b-1