



LEGENDA

- – SVÍTIDLO PHILIPS BGP282 T25 DM10/727
1x42W LED NA SLOUP K-7
- NOVÉ KABELOVÉ VEDENÍ VEŘEJNÉHO OSVĚTLENÍ

CHARAKTERISTICKÉ ŘEZY

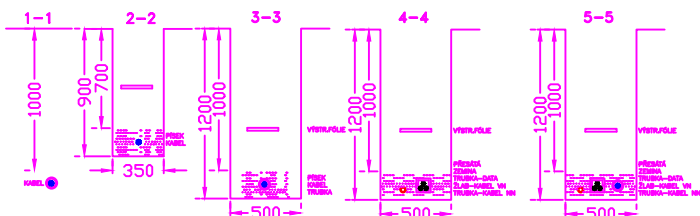

TŘÍDĚNÍ VNĚJŠÍCH VLIVŮ DLE ČSN 33 2000–5–51 ed.3
VIZ. PROTOKOL O URČENÍ VNĚJŠÍCH VLIVŮ
SOUSTAVA 3PEN AC 50Hz 400V/TN–C
OCHRANA AUTOMATICKÝM ODPOJENÍM VADNÉ ČÁSTI

Zodp.projektant	Vypracoval	Kreslil	Vedoucí projekce	 Michal Marek projekce elektro Dukelská 345 563 01 Lanškroun mob. 608885636
MICHAL MAREK	MICHAL MAREK			
Kraj: PARDUBICKÝ		Obec: STRÁŽNÁ		
Investor: OBEC STRÁŽNÁ, STRÁŽNÁ 21, 563 01				Formát: 1x44
Akce: VEŘEJNÉ OSVĚTLENÍ STRÁŽNÁ–SPODNÍ KONEC K.Ú. STRÁŽNÁ VEŘEJNÉ OSVĚTLENÍ				Datum: 06/22
				Účel: DUS+DPS
				Zak. číslo: 2400/22
				Archiv. číslo: 2400/22
Obsah výkresu:	SITUACE – VEŘEJNÉ OSVĚTLENÍ			Měřítko: 1:500
				Číslo výkresu: D.2b–1

Míchal Marek
projekce elektro
Dukelská 345
563 01 Lomádky
mob. 608885636